


44.00

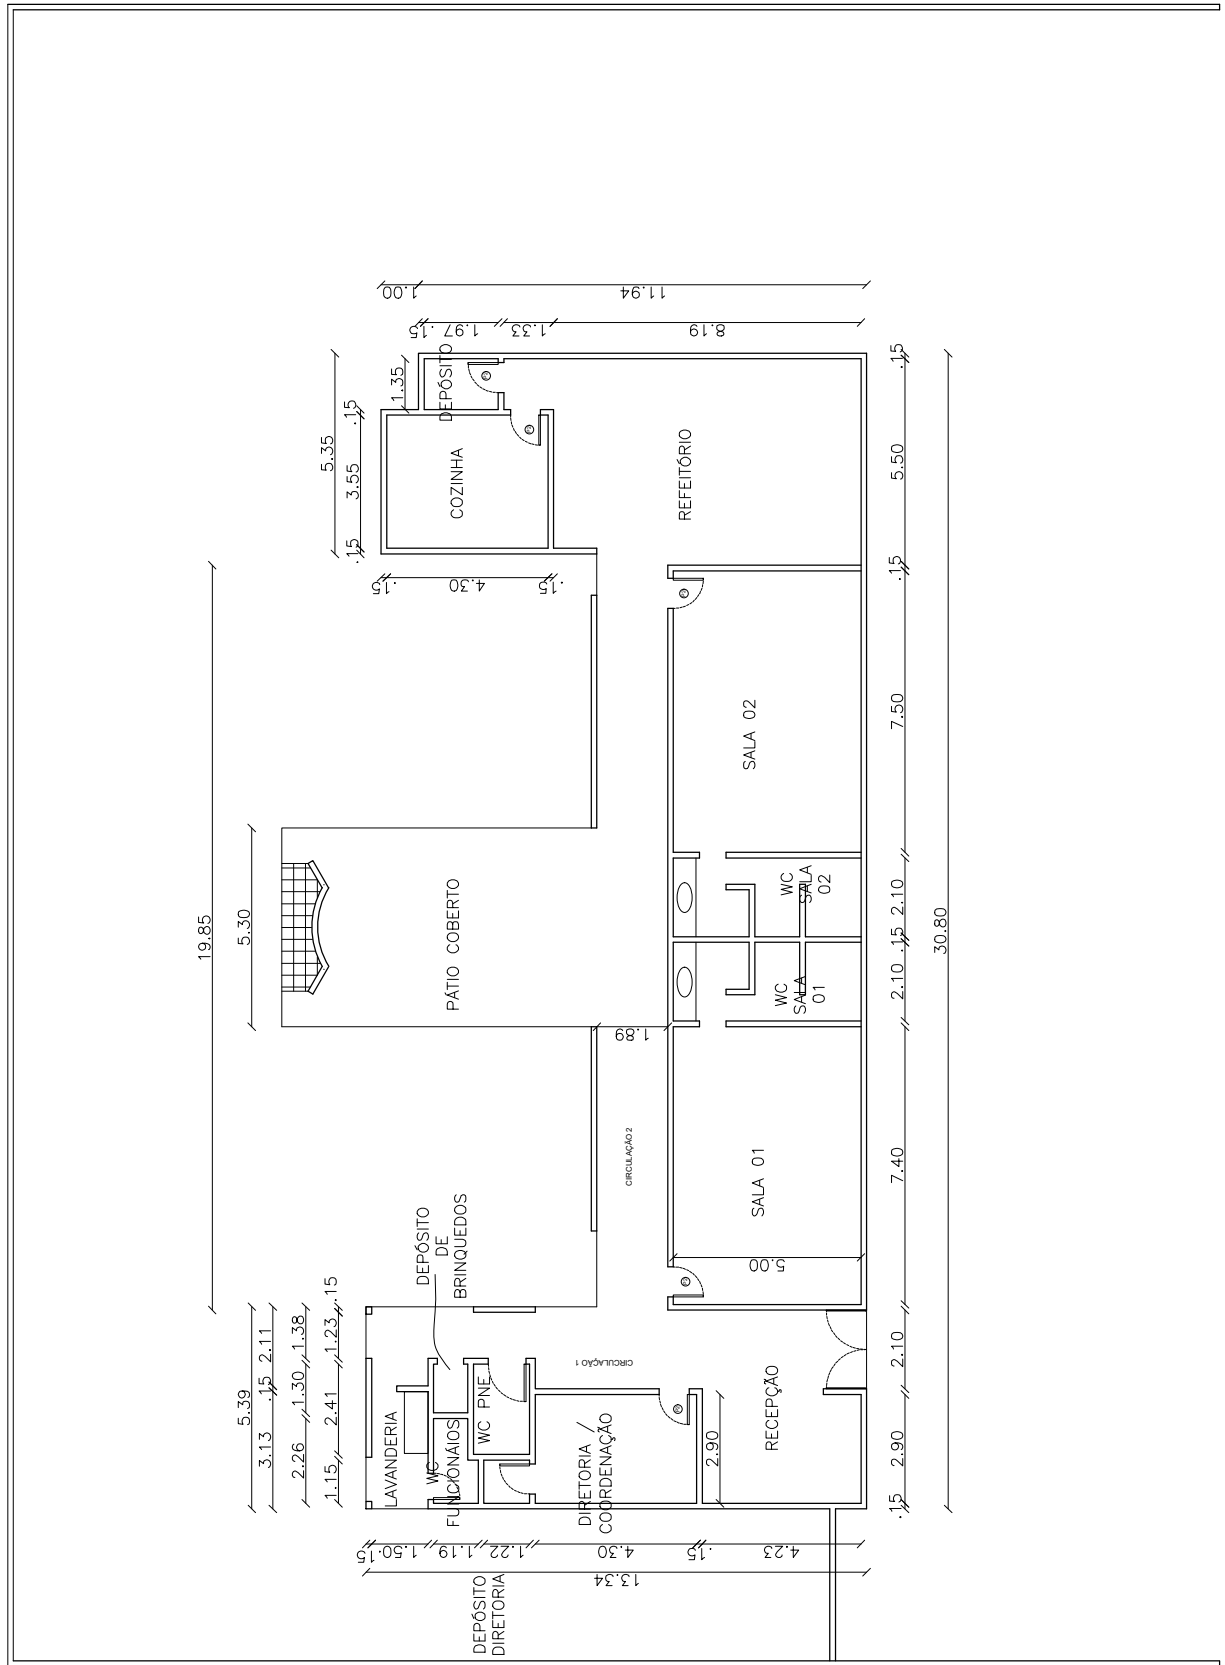

PLANTA BAIXA  
ESC 1/100

TÍTULO: REFORMA CRECHE CLÁUDIA MATOS

RESPONSÁVEL TÉCNICO: GUSTAVO WILKER F. C. RODRIGUES

ASSUNTO: PLANTA BAIXA ATUAL

ESCALA: 1:200

FOLHA: 01/04

CLIENTE: PREFEITURA MUNICIPAL DE CAPISTRANO-CE

REVISOR: -

DATA: JANEIRO/2020